



ING. VLADIMIR E. RODRIGUEZ SANTOS
 Carrera Puerto Plata, República Dominicana
 Tel: 809 484 4477 / 809 261 2588
 www.ingenierosdominicanos.com
 vladimir_rodriguez@hotmail.com

MASTER INGENIERIA SISMORRESISTENTE

PROYECTO:

"REMEDIACION OFICINAS
 FEDOFUTBOL"



PROPIEDAD DE:

Federacion Dominicana de Futbol,
 Santo Domingo, R.D.

FIRMA AUTORIZADA:

SELLO:

UBICACION:

Estadio Juan Pablo Duarte Santo
 Domingo, R.D.

PROFESIONALES:

DISEÑO ARQUITECTONICO: CODIA
 ARQ. LAURA GARCIA SANTANA CODIA 34510

DISEÑO ESTRUCTURAL: CODIA
 ING. VLADIMIR E. RODRIGUEZ CODIA 18382

DISEÑO ELECTRICO: CODIA
 ING. FRANCISCO SANTANA CODIA 26648
 ING. CORNELIO MATIAS CODIA 15022

DISEÑO HIDROSANITARIO: CODIA
 ING. GERMAN TAVERAS CODIA 10229

RESPONSABLE DE OBRA: CODIA

CONTENIDO:

FECHA:
 SEPTIEMBRE/2020


ESCALA:
 INDICADA

OBSERVACIONES:

PROHIBIDA LA REPRODUCCION TOTAL O
 PARCIAL DE ESTE PROYECTO EN
 CUALQUIERA QUE SEA EL MODO O FORMA
 DE EXPRESION, DIVULGACION O
 COMUNICACION, SIN LA PREVIA
 AUTORIZACION DEL AUTOR.


ARQ

Hoja: **H18** DE **H40**

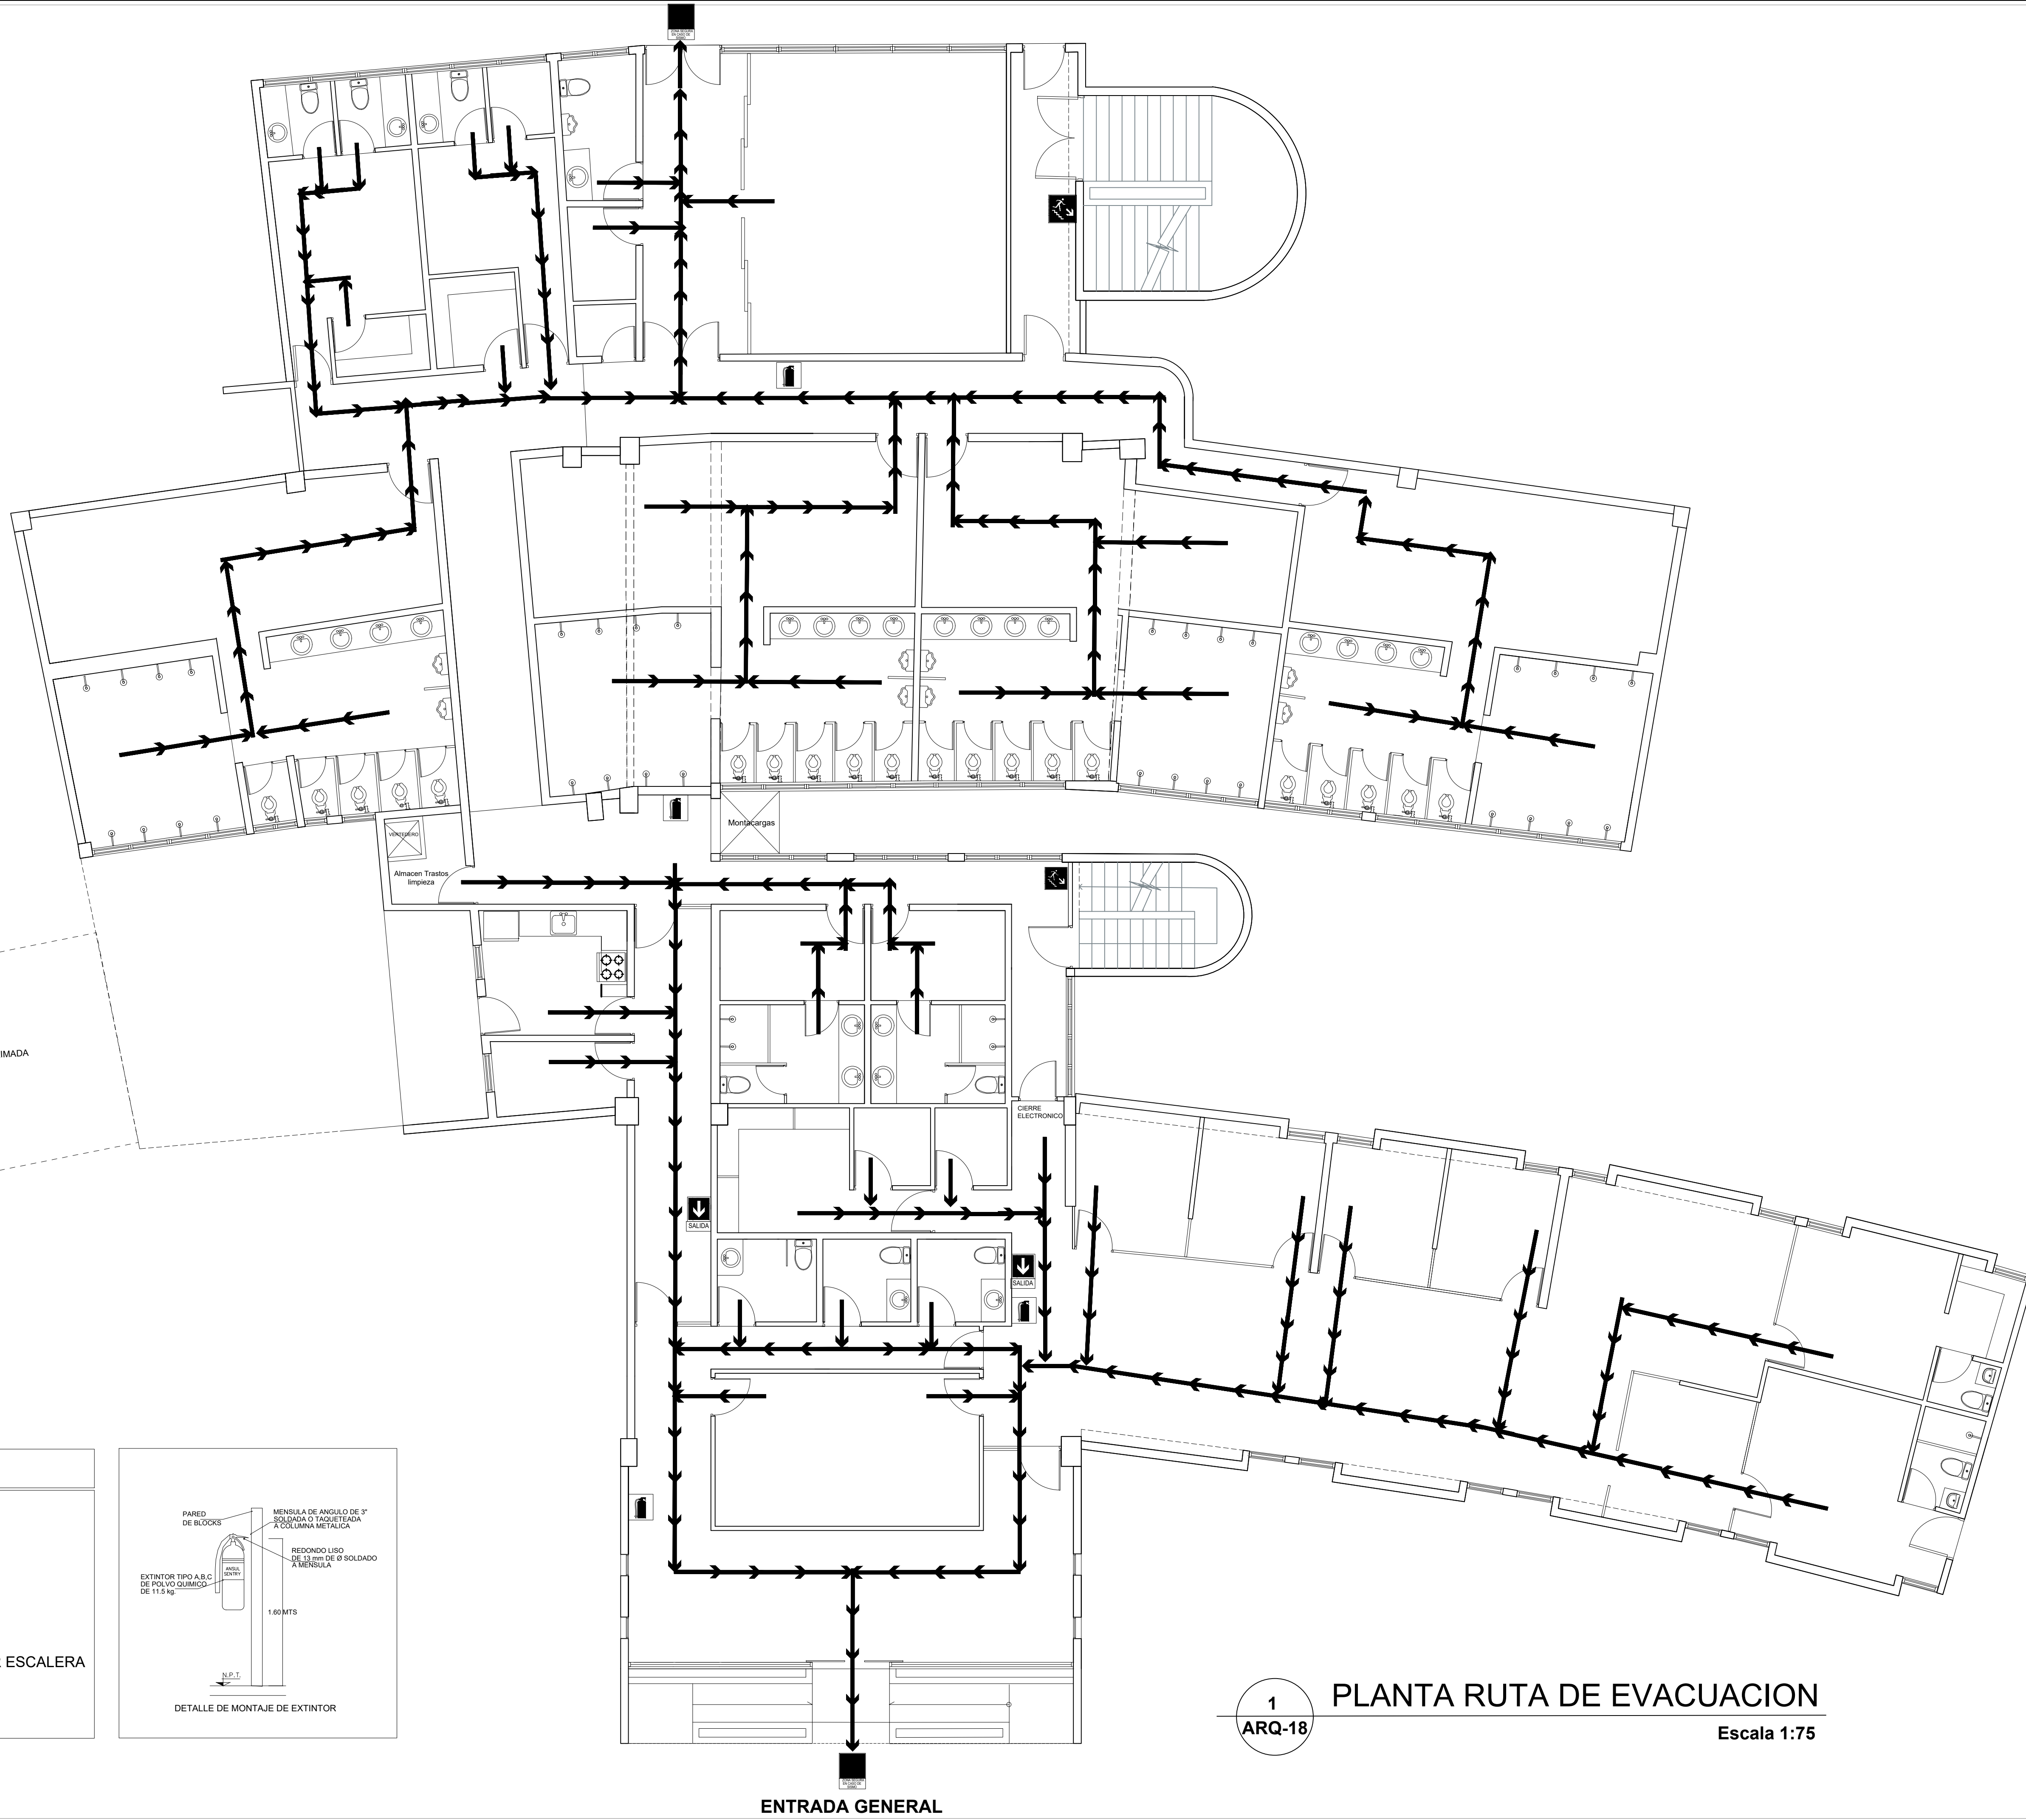

LEYENDA

- EXTINGUIDOR
- SEÑAL DE SALIDA
- ZONA SEGURA
- SEÑAL DE SALIDA POR ESCALERA
- RUTA EVACUACION

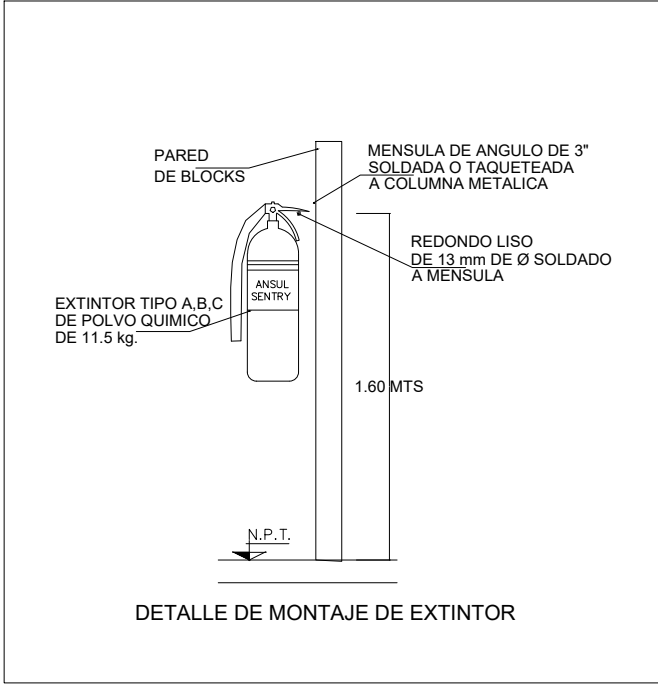

1 PLANTA RUTA DE EVACUACION
 ARQ-18 Escala 1:75

ENTRADA GENERAL