



ING. VLADIMIR E. RODRIGUEZ SANTOS
 Cursada Puerto Plata, República Dominicana
 No. 1000 del 14 de Mayo del 2008
 Puerto Plata, República Dominicana
 www.vladimirrodriguez.com
 vladimir_rodriguez@hotmail.com

MASTER INGENIERIA SISMORESISTENTE

PROYECTO:

"REMODELACION OFICINAS
 FEDOFUTBOL"



PROPIEDAD DE:

Federacion Dominicana de Futbol,
 Santo Domingo, R.D.

FIRMA AUTORIZADA:

SELLO:

UBICACION:

Estadio Juan Pablo Duarte Santo
 Domingo, R.D.

PROFESIONALES:

DISEÑO ARQUITECTONICO: CODIA
 ING. LAURA GARCIA SANTANA CODIA 34510

DISEÑO ESTRUCTURAL: CODIA
 ING. VLADIMIR E. RODRIGUEZ CODIA 18382

DISEÑO ELECTRICO: CODIA
 ING. FRANCISCO SANTANA CODIA 26648
 ING. CORNELIO MATIAS CODIA 15922

DISEÑO HIDROSANITARIO: CODIA
 ING. GERMAN TAVERAS CODIA 15229

RESPONSABLE DE OBRA: CODIA

CONTENIDO:

LOCALIZACION Y
 UBICACION

FECHA:
 SEPTIEMBRE/2020



ESCALA:
 INDICADA

OBSERVACIONES:


PROHIBIDA LA REPRODUCCION TOTAL O
 PARCIAL DE ESTE PROYECTO SIN
 CUALQUIERA QUE SEA EL MODO O FORMA
 DE EXPRESION, DIVULGACION O
 COMUNICACION, SIN LA PREVIA
 AUTORIZACION DEL AUTOR.

ARQ

Hoja: **H03** DE **H40**

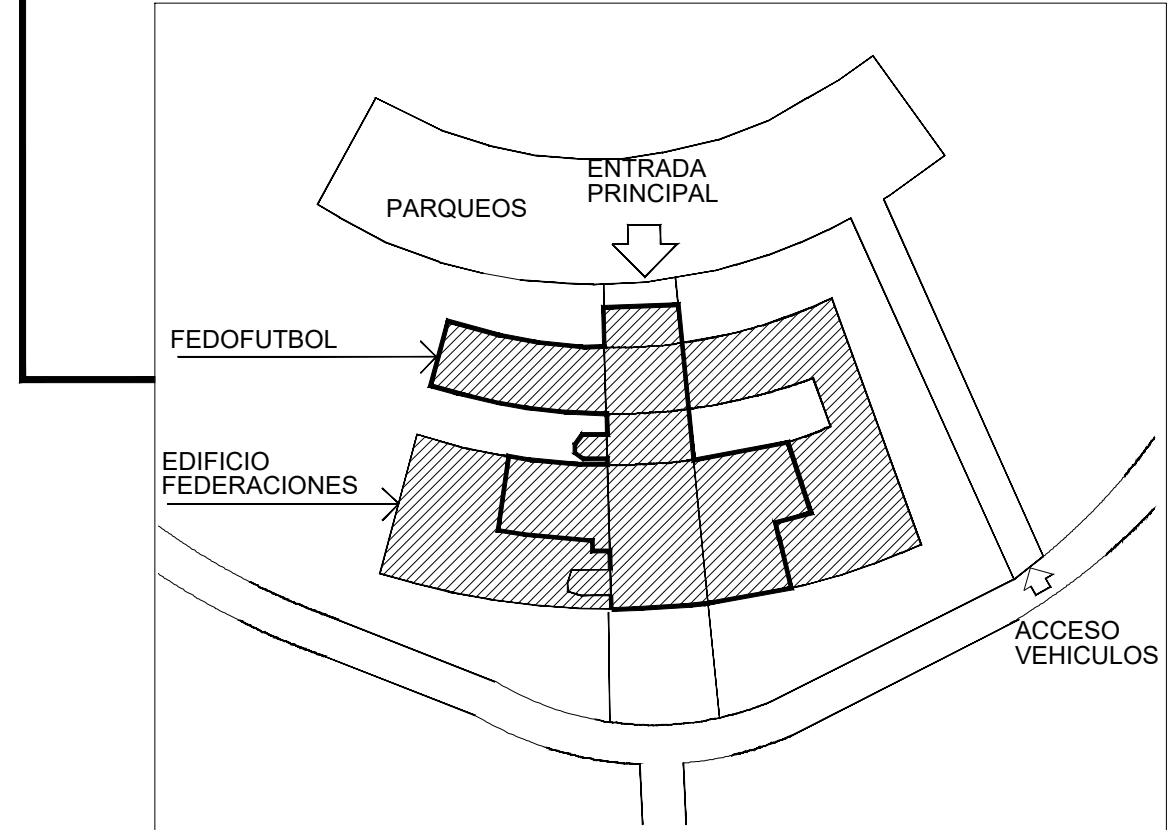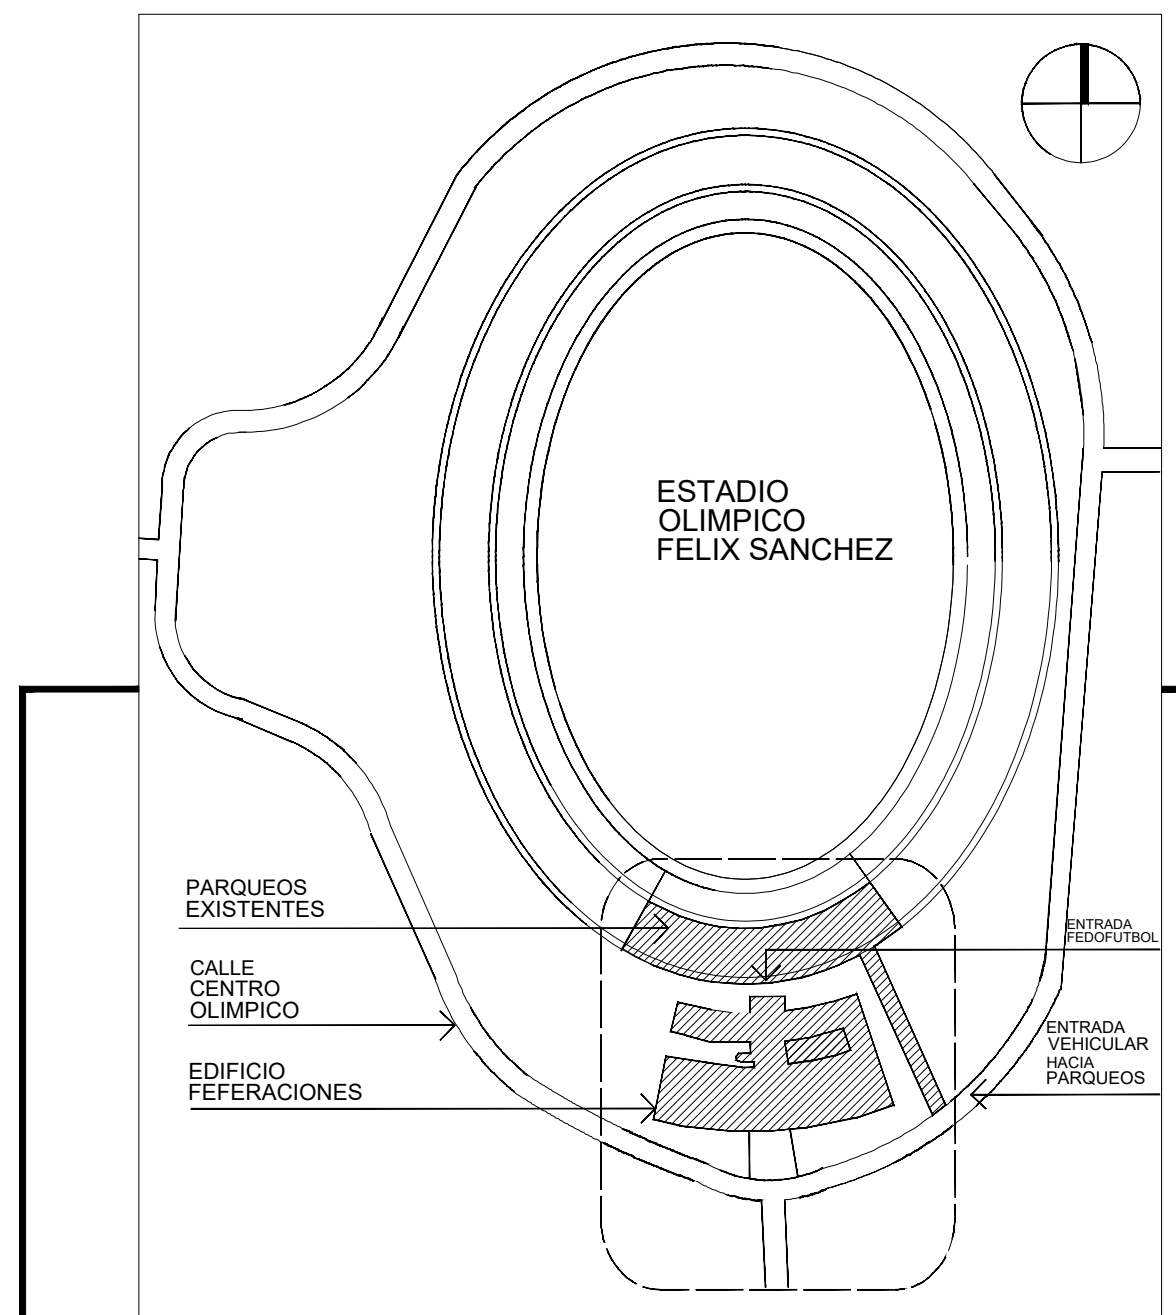

2 LOCALIZACION EN CENTRO OLIMPICO
 JUAN PABLO DUARTE
 ARQ-03

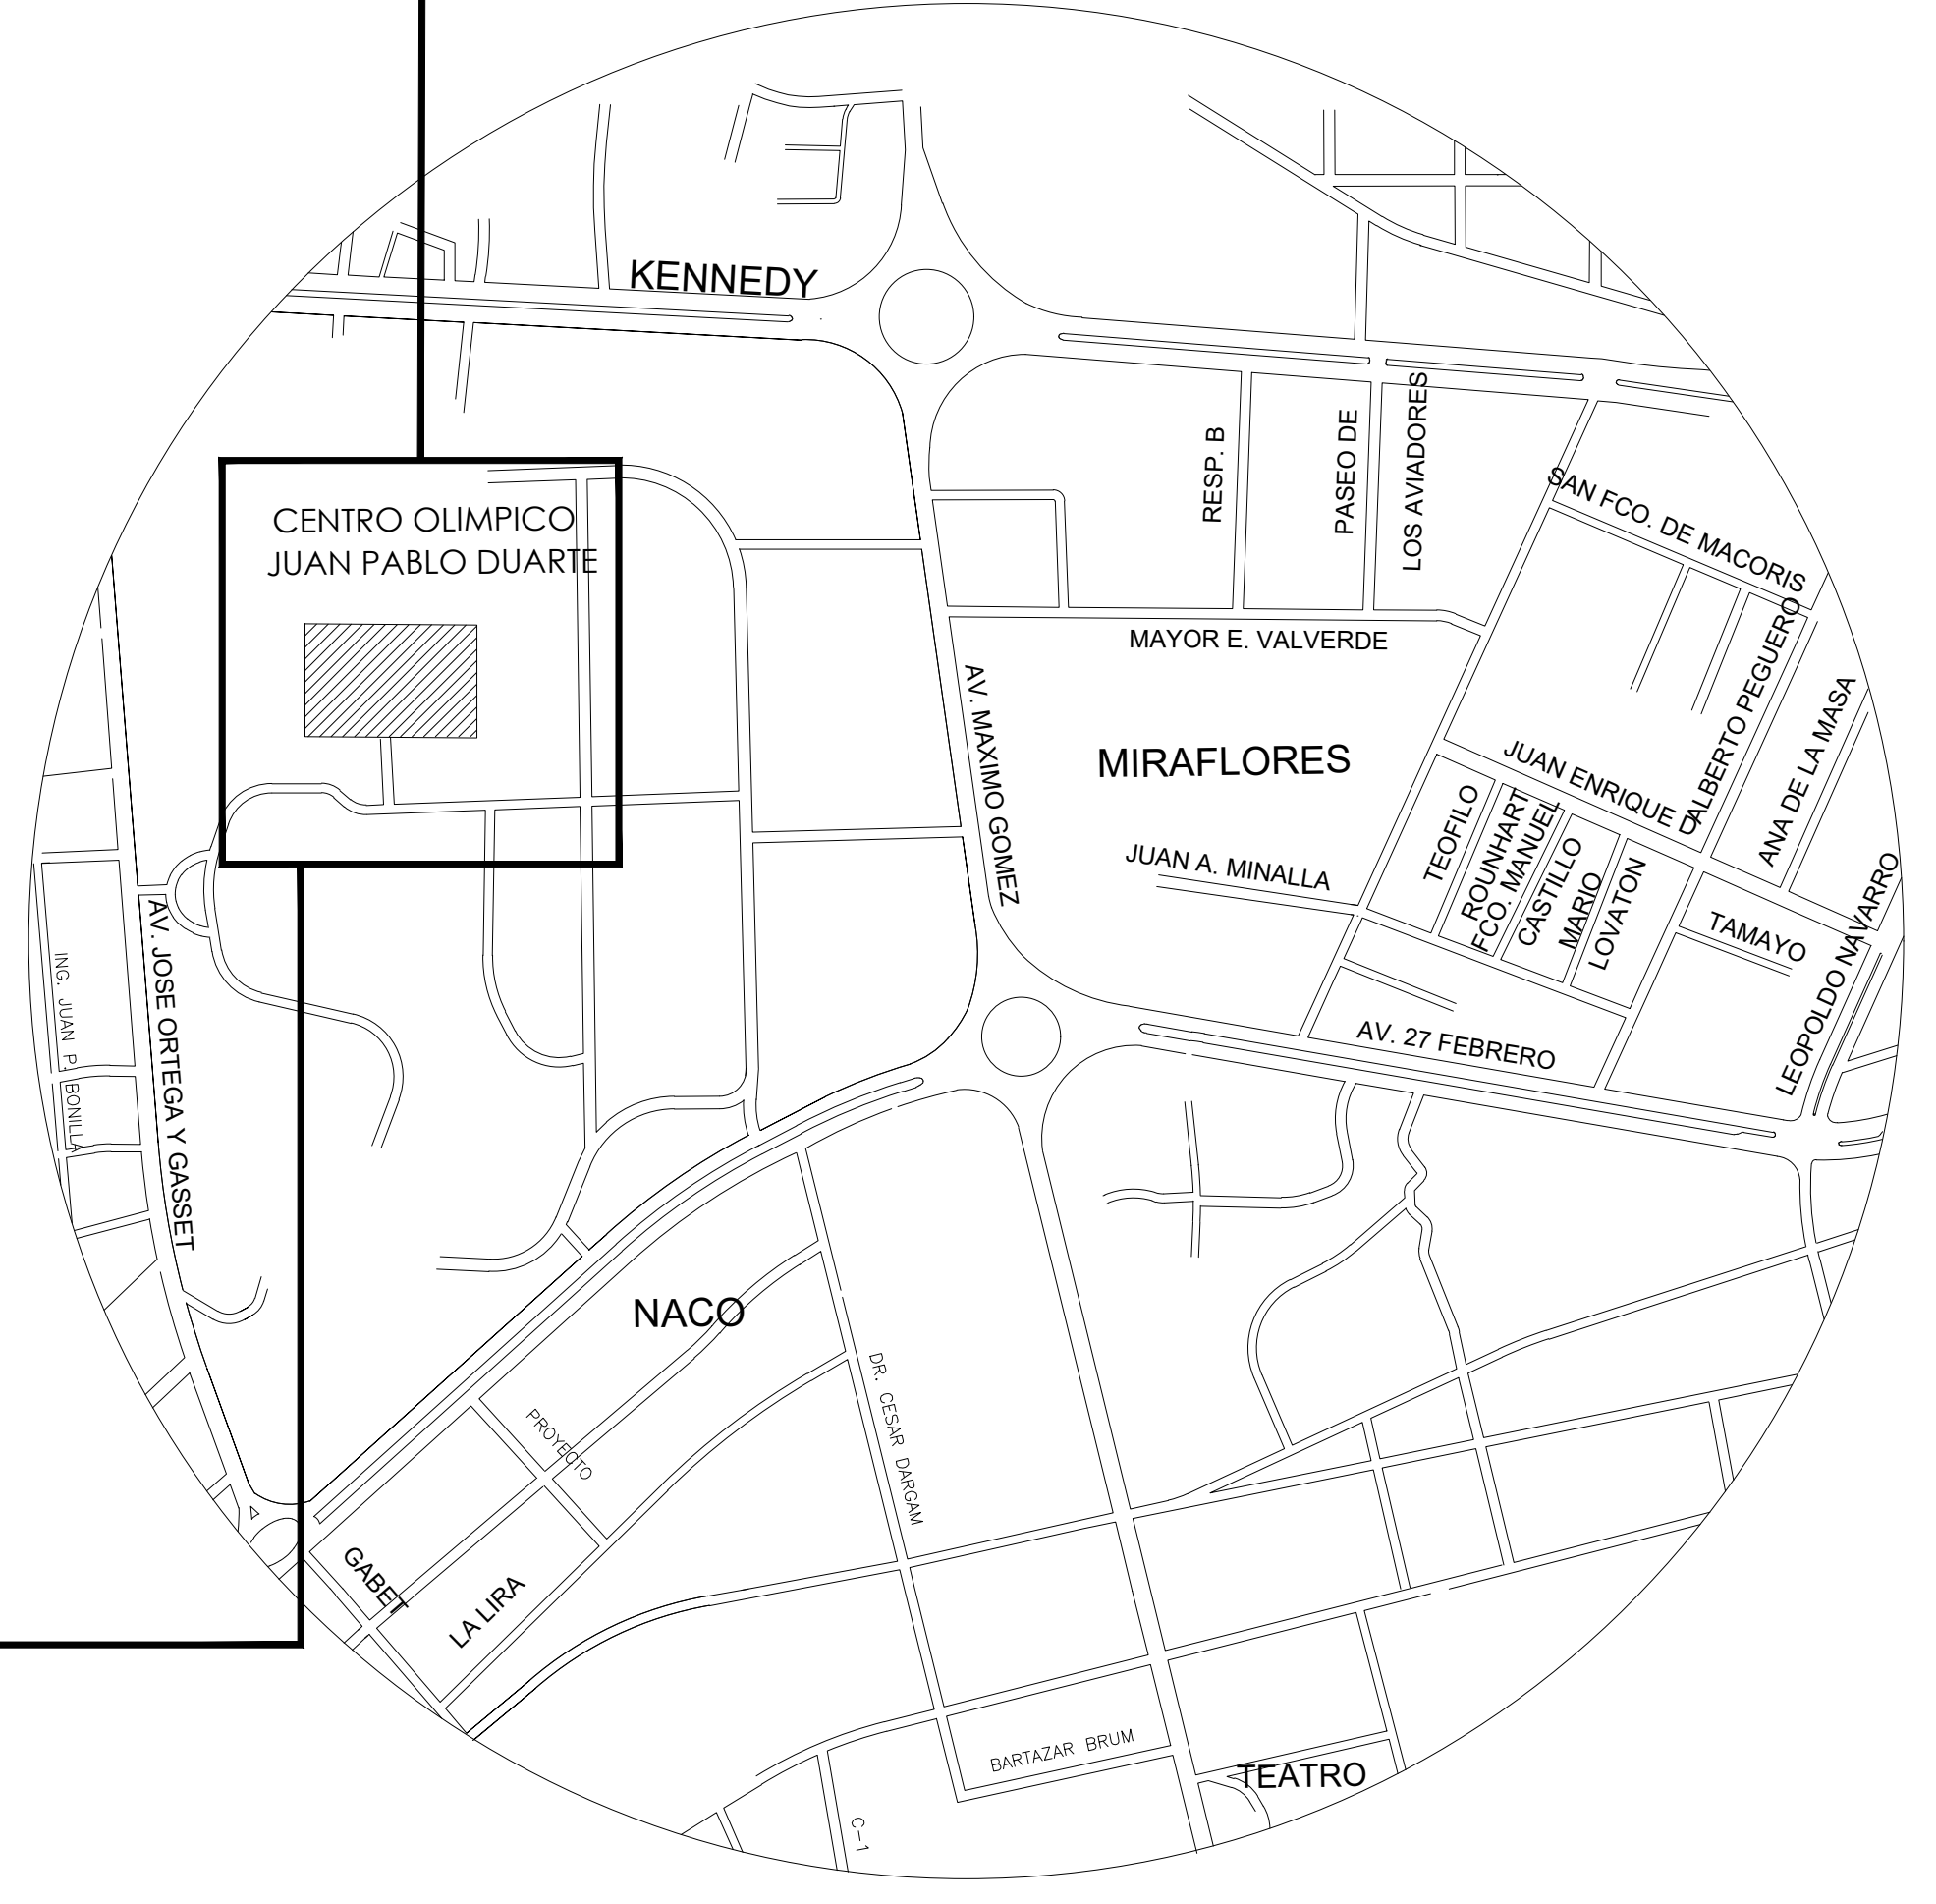


3 LOCALIZACION EN SANTO DOMINGO
 CENTRO OLIMPICO JUAN PABLO DUARTE
 ARQ-03

1 PLANTA ARQUITECTONICA AMUEBLADA REMODELACION
 ARQ-03 Escala 1:150



LOCALIZACION EN EL CARIBE
 Sin Escala

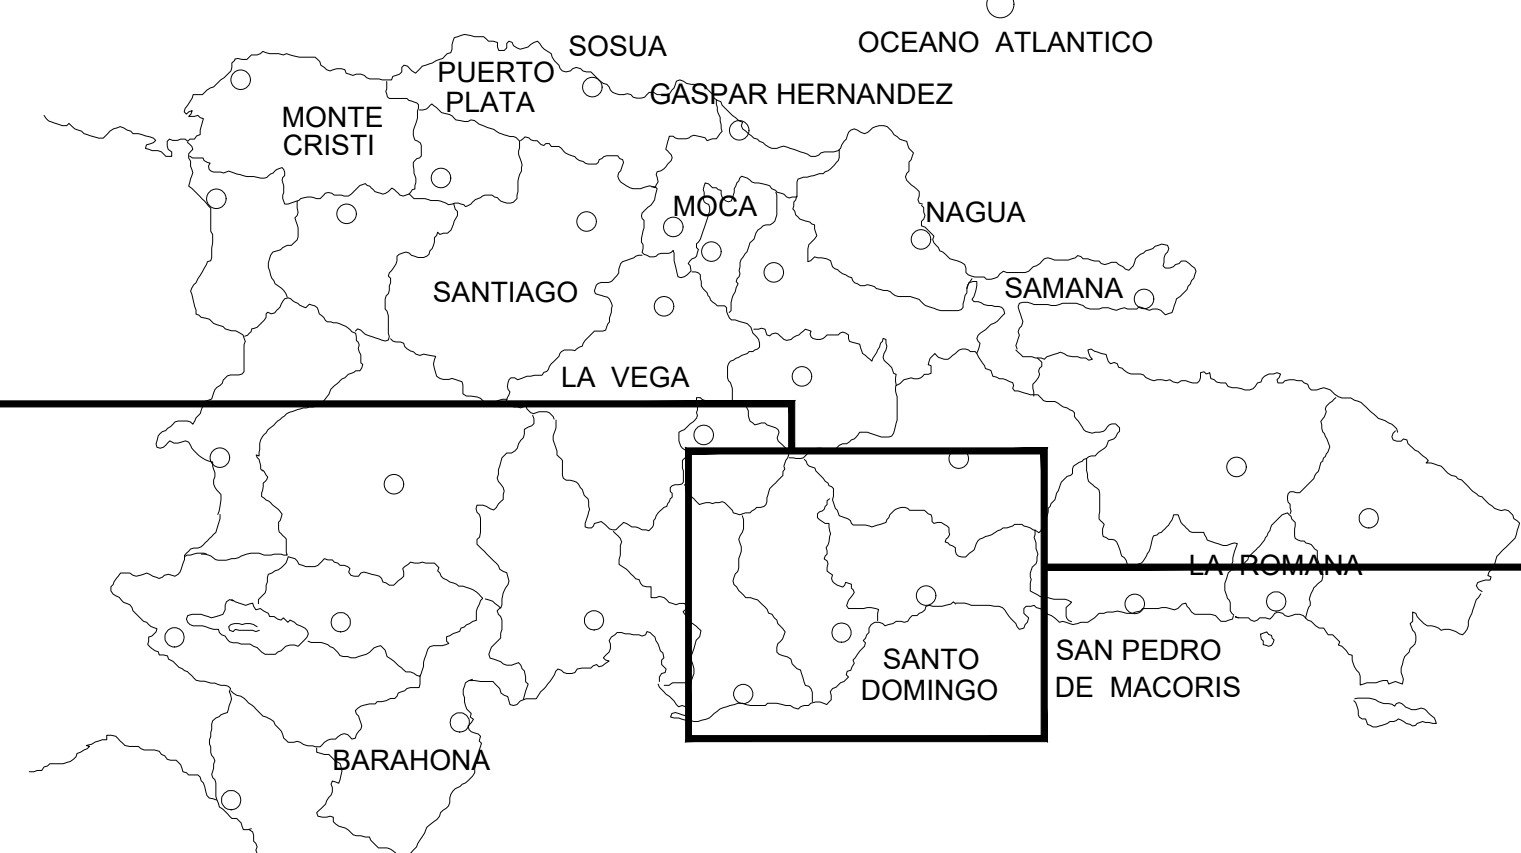

LOCALIZACION EN EL PAIS
 Sin Escala